

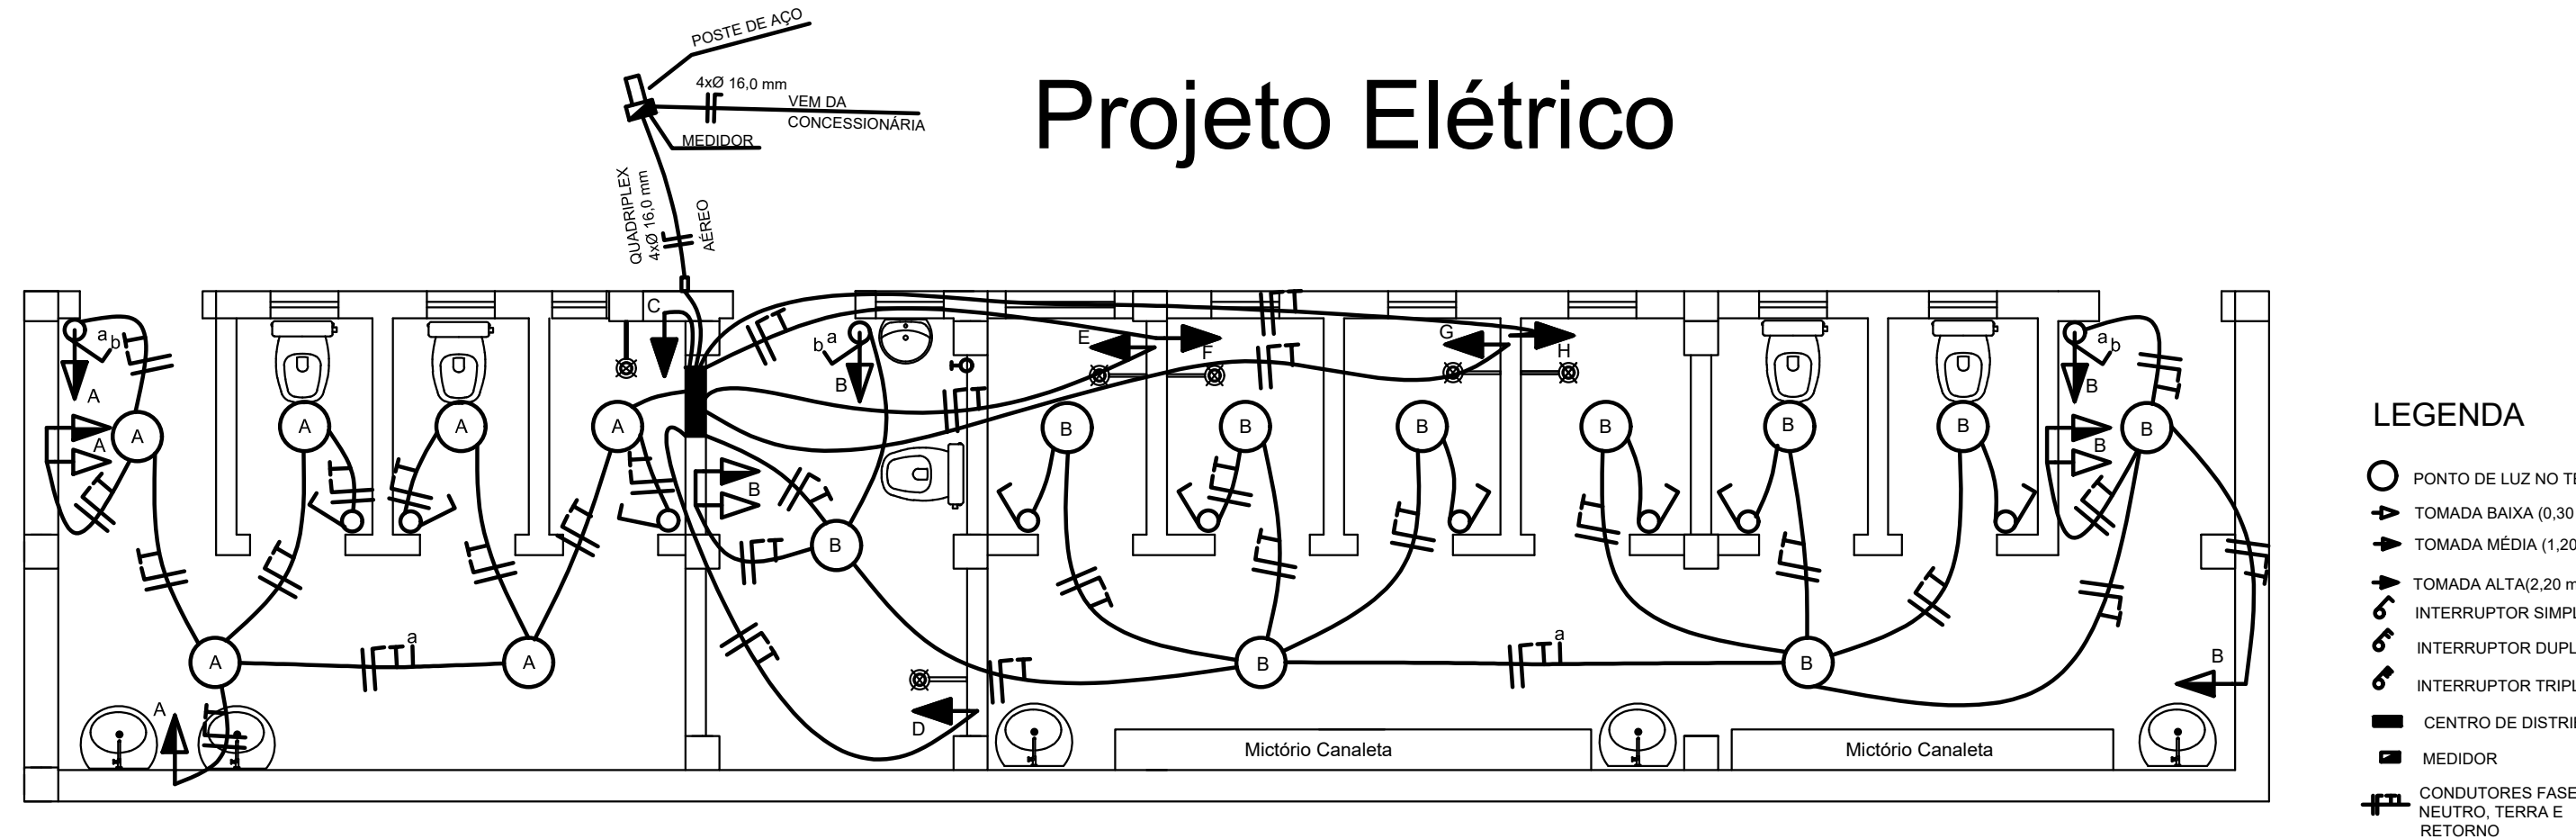
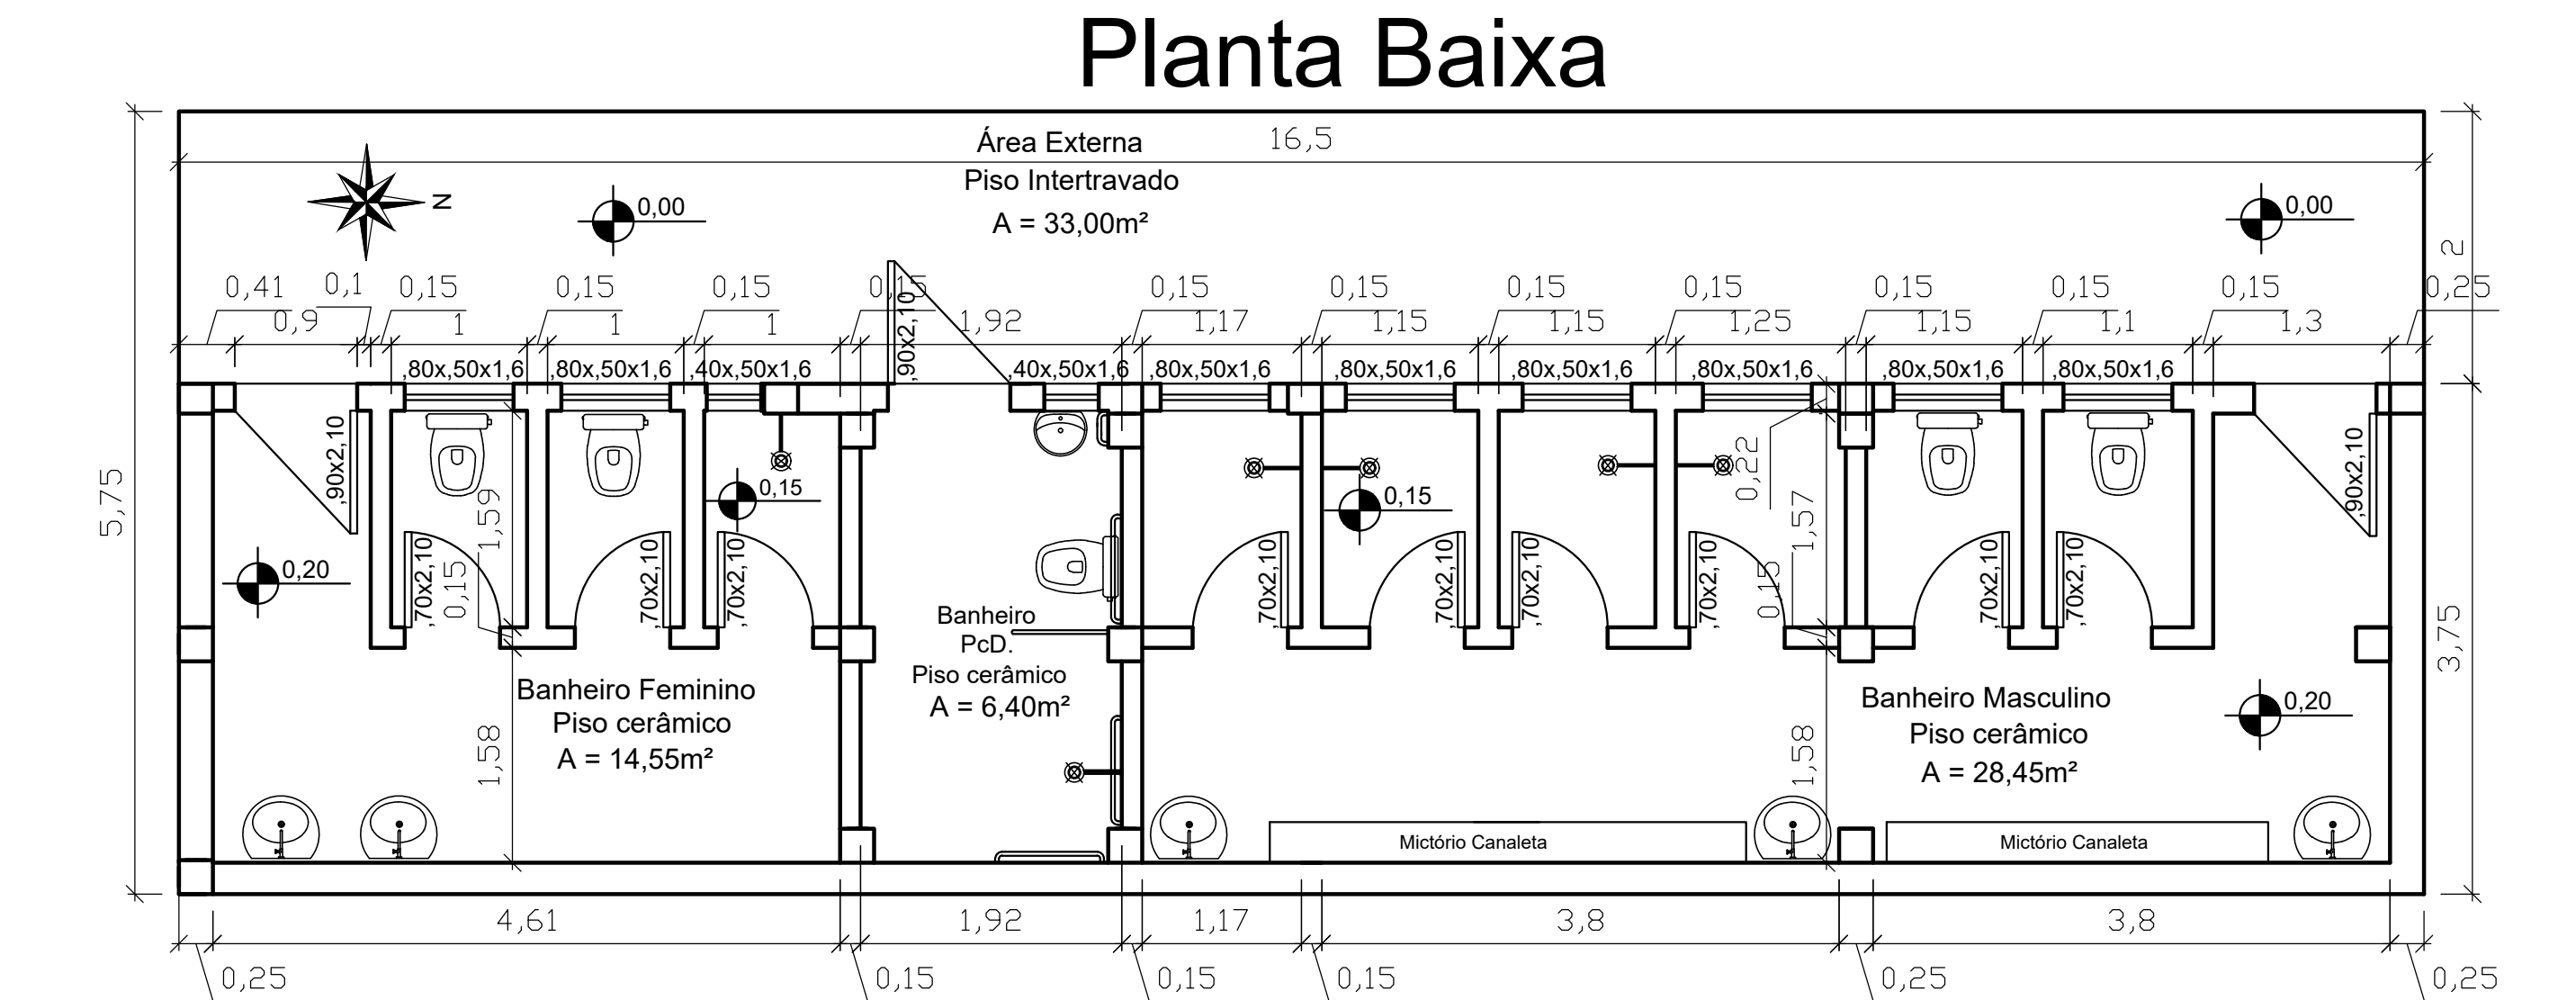
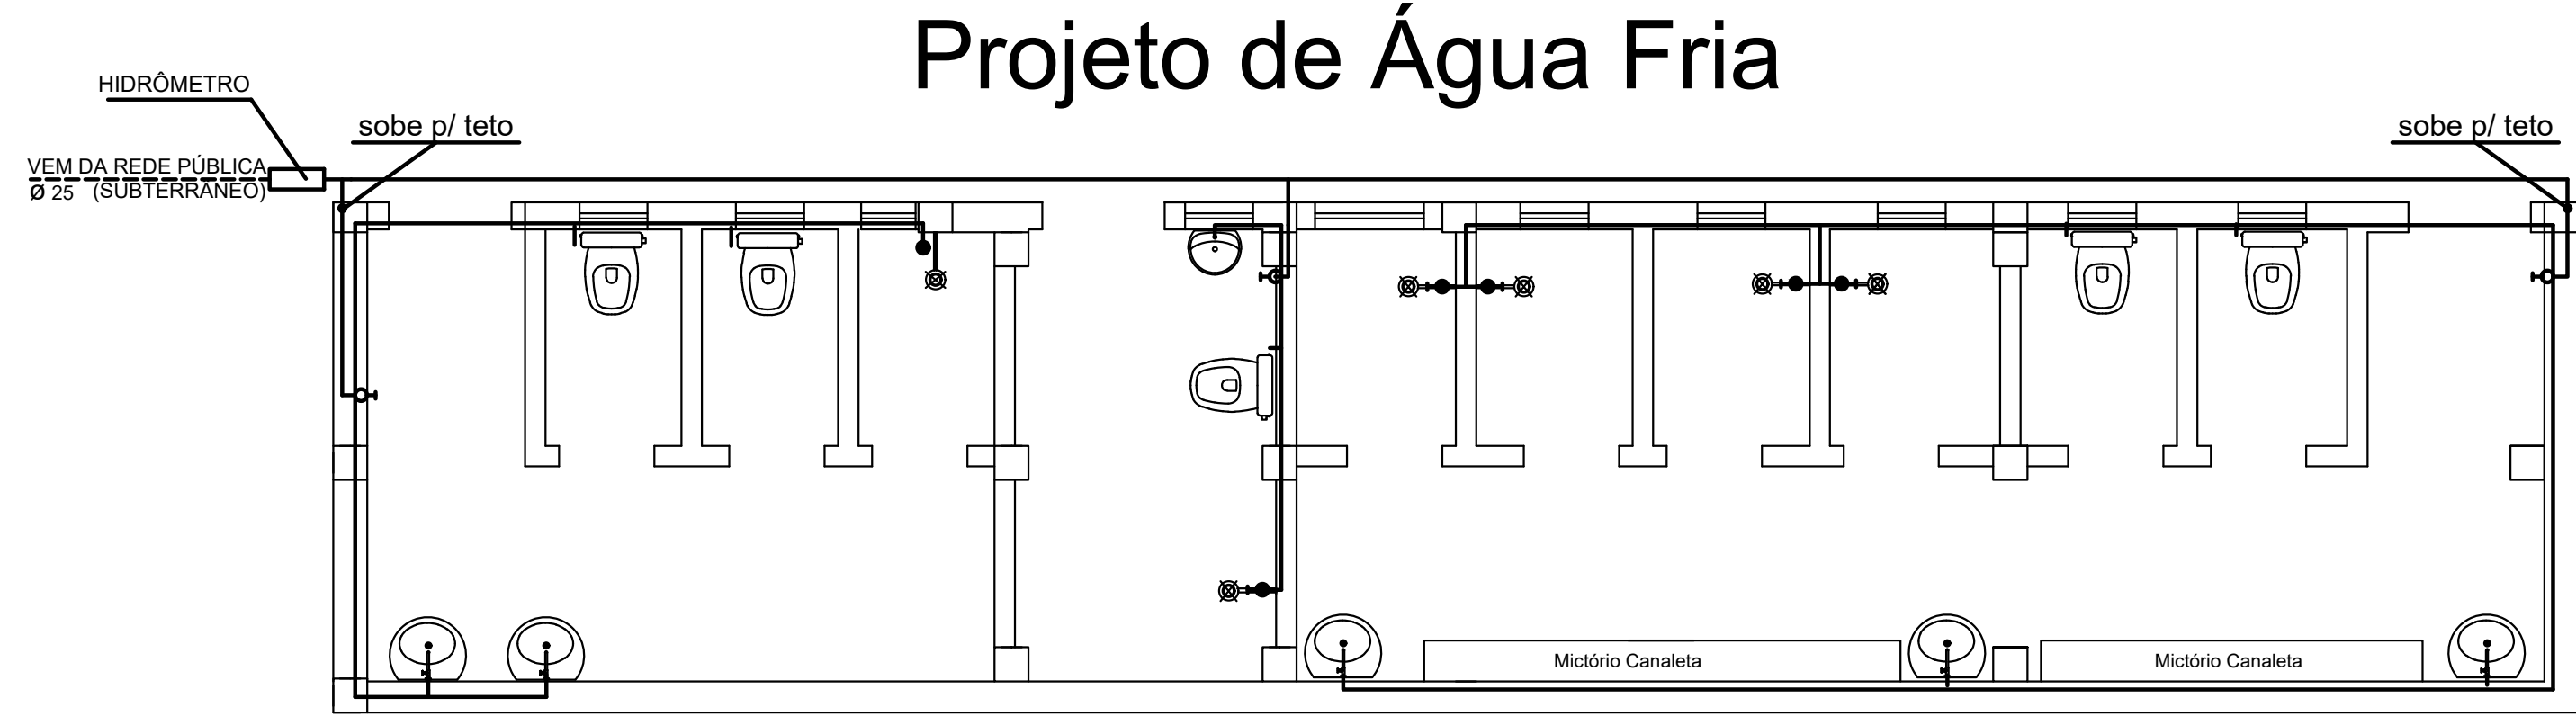


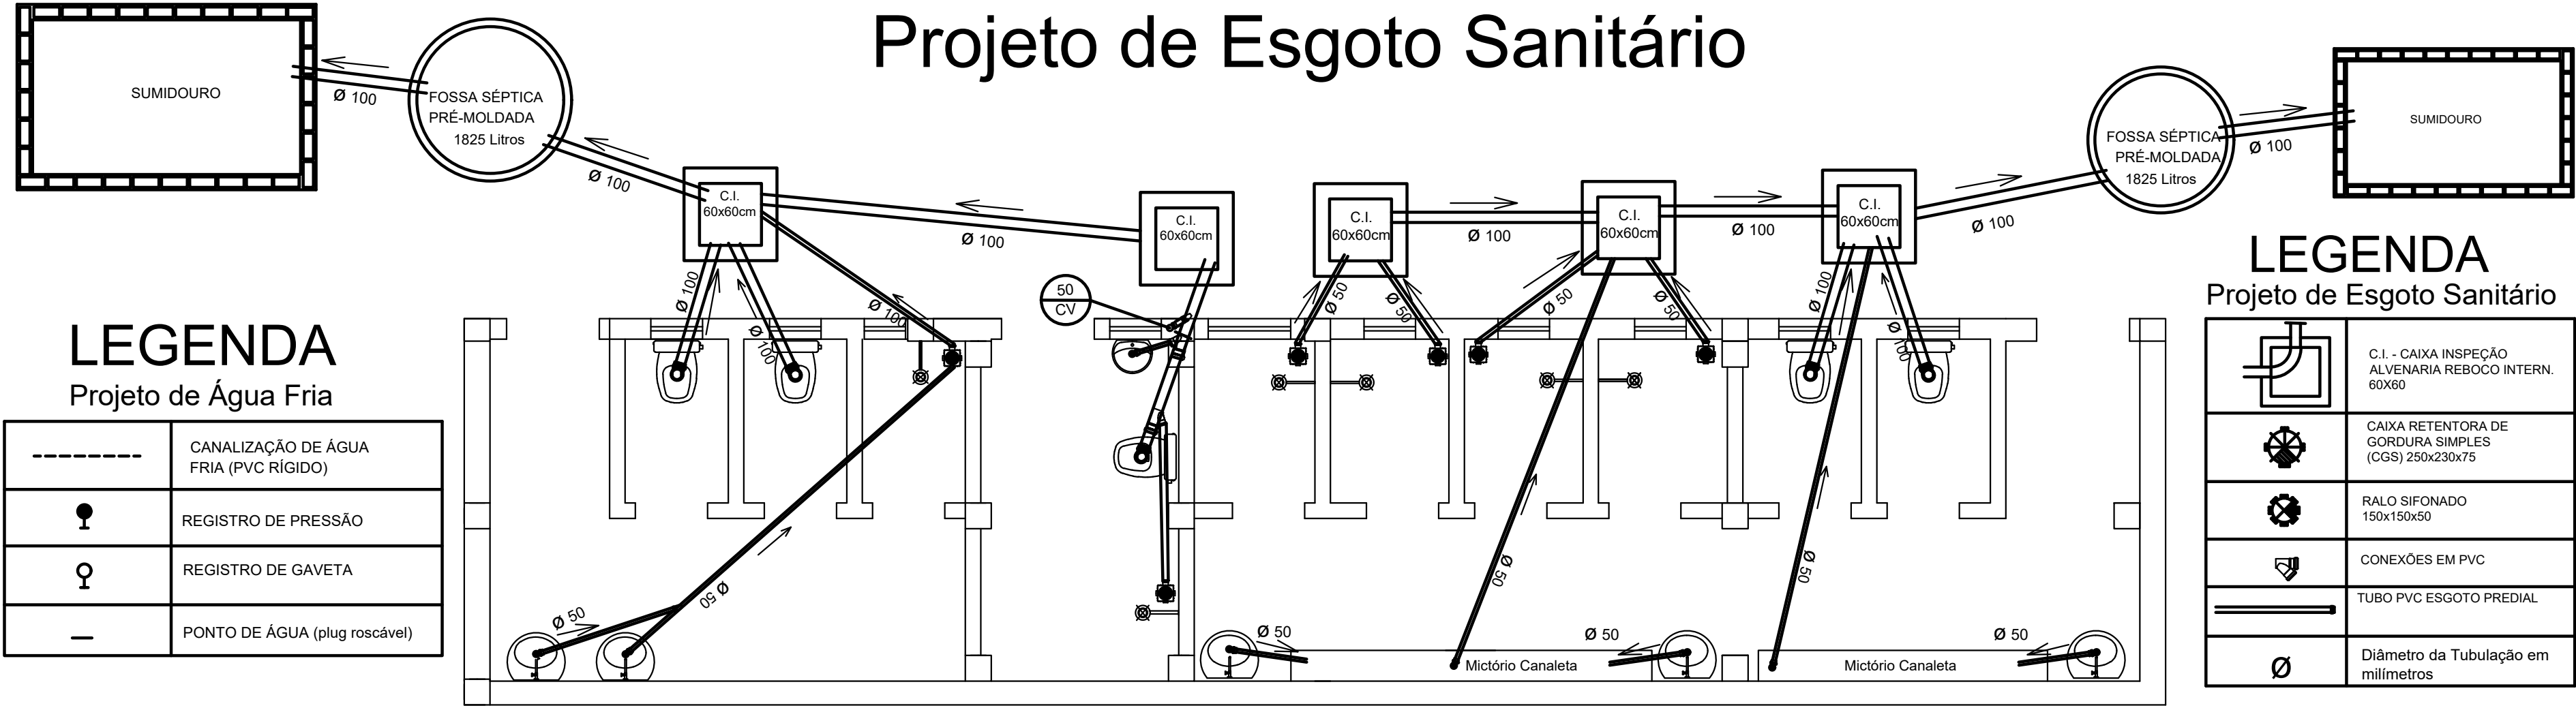

QUADRO DE CARGA - INSTALAÇÃO ELÉTRICA TRIFÁSICA

CIRCUITO	TOMADAS (w)			LÂMPADAS (w)		TOTAL(w)	CONDUTOR(mm²)	DISJUNTOR TRIFÁSICO(A)
	100	600	5.400	60	100			
A	4	-	-	6	-	760	2,5	25
B	7	-	-	10	-	1.300	2,5	32
C	-	-	1	-	-	5.400	6,0	40
D	-	-	1	-	-	5.400	6,0	40
E	-	-	1	-	-	5.400	6,0	40
F	-	-	1	-	-	5.400	6,0	40
G	-	-	1	-	-	5.400	6,0	40
H	-	-	1	-	-	5.400	6,0	40
CARGA TOTAL INST. =						34.460 w	3 x 40 A	

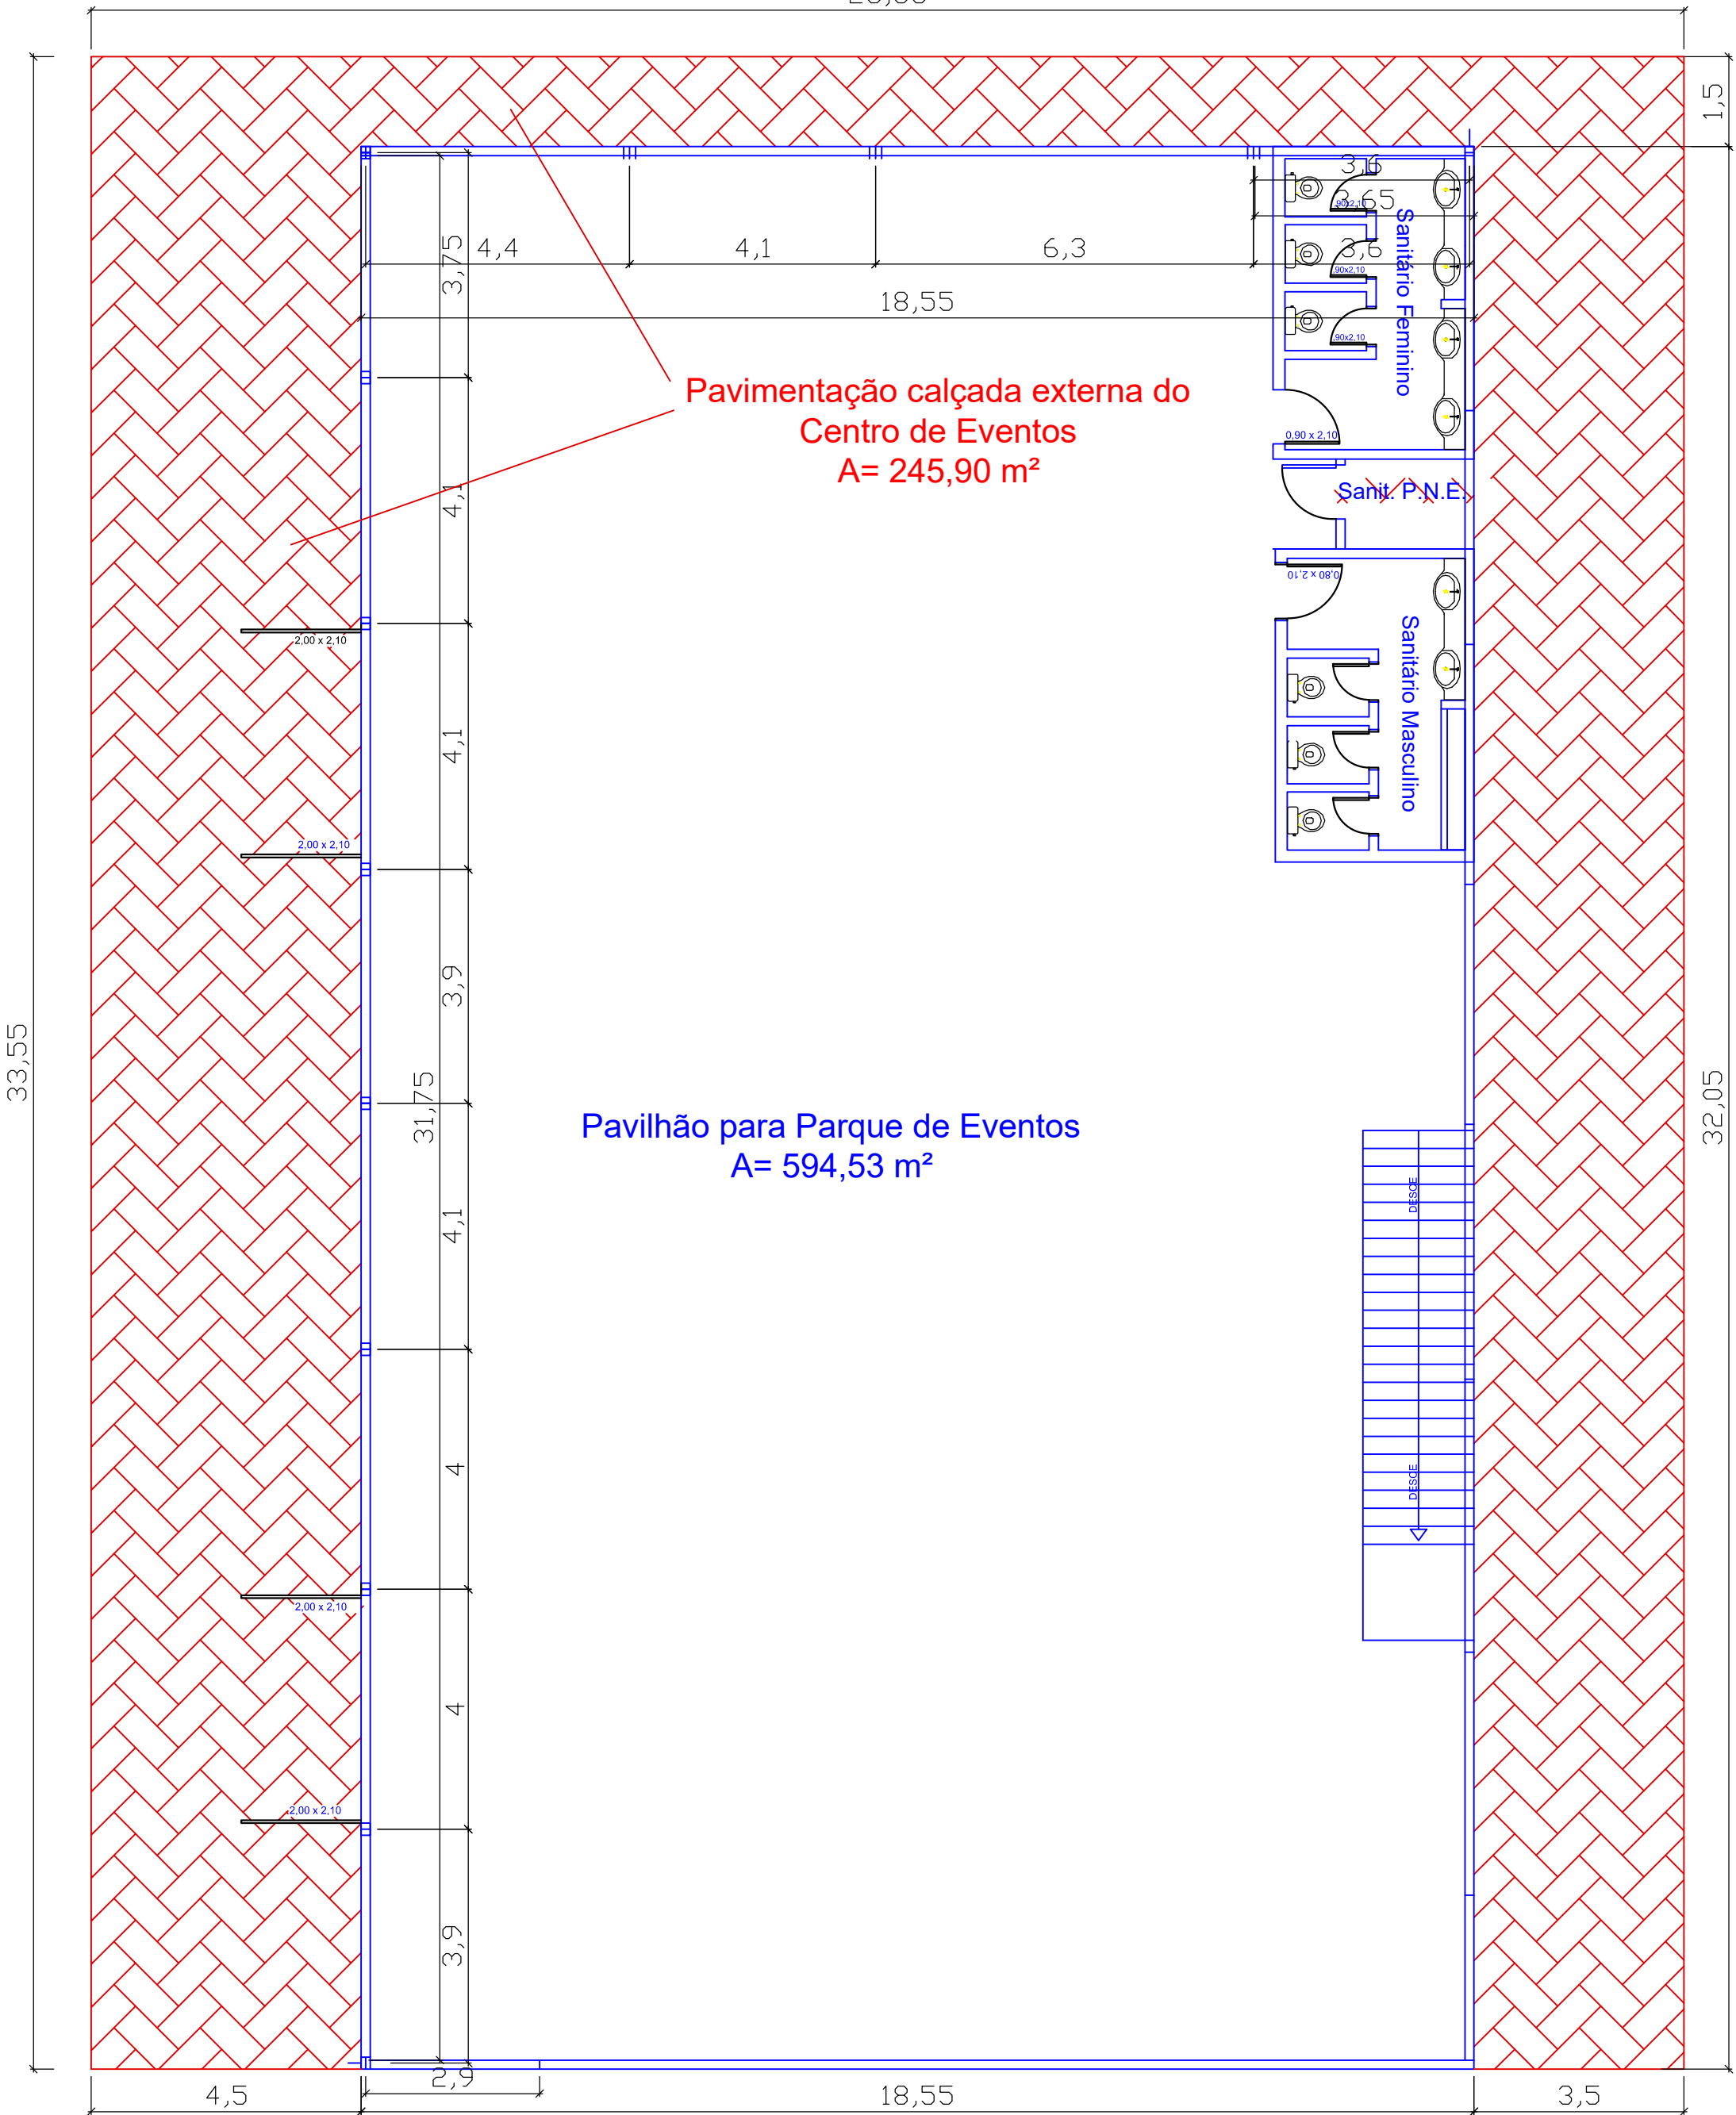

CONVENÇÕES:

EXISTENTE

À CONSTRUIR

À DEMOLIR

ESTADO DO RIO GRANDE DO SUL

PREFEITURA MUNICIPAL DE TOROPI

RUA FERNANDO FERRARI, nº 235, CENTRO - TOROPI - RS

OBRA:

BANHEIROS EXTERNOS

PARA O PARQUE DE EVENTOS

DE TOROPI-RS

Rua Oswaldo Muller, S/N, Centro de Toropi - RS - CEP 97.418-000

PROPRIETÁRIO:

VANDIR

OESTERREICH:27127

974004

Assinado de forma digital por VANDIR OESTERREICH:27127974004 Dados: 2025.08.05 10:55:19 -03'00'

VANDIR OESTERREICH

PREFEITO MUNICIPAL

TOROPI - RS

PROJETO:

Assinado de forma digital por RODRIGO PAIM LOPES:00760045038 Dados: 2025.08.05 08:20:28 -03'00'

RODRIGO PAIM LOPES

Engº Civil - CREA/RS 201612

Matrícula P.M.T. nº 643

Responsável Técnico

CONTEÚDO:

Planta Baixa, Proj. Pavimentação

Projeto Elétrico e Projeto Hidrossanitário

PRANCHA:

01

DATA:

Janeiro de 2025

ÁREA:

61,88 m²

ÁREA PAVIMENTAÇÃO:

296,22 m²

ESCALA:

1 : 50

DESENHO:

Engº Civil Rodrigo Paim Lopes